

- LEGENDA**
- proj. alejki zwirowe na podbudowie dla ruchu pieszo-rowerowego
  - proj. droga dojazdowa na podbudowie dla ruchu kołowego
  - proj. miejsca parkingowe z nawierzchni biologicznie czynnej - krata trawnikowazielona
  - proj. jezdnia manewrowa o nawierzchni biologicznie czynnej - krata trawnikowazarna
  - proj. wzmacniane nawierzchnie trawiaste - np system Netturf
  - proj. alejki zwirowe na podbudowie dla ruchu kołowego do 3,5t
  - proj. miejsca parkingowe o nawierzchni z kostki brukowej typu Nostalit Starobruk kolor zolty
  - proj. jezdnia manewrowa o nawierzchni z kostki brukowej typu Nostalit kolor grafit
  - proj. krawędz alejek zwirowych i drogi dojazdowej
  - proj.opomnik szaro-rudy o wymiarach 10/20
  - zakres mapy do celow projektowych
  - linia rozgraniczajaca teren inwestycji
  - projektowany wpust podwzrozwowy
  - przekroje w punktach charakterystycznych

NIE OBJĘTE UZGODNIENIEM NA NARADZIE KOORDYNACYJNEJ

**MAPA DO CELÓW PROJEKTOWYCH**  
 Skala 1:500  
 Arkusz: 7.129.26.24.1.4, 7.129.26.24.2.3  
 Układ poziomy: 2000, układ wysokościowy: Kronstadt 86  
 Gm. Niwiska – 180604\_2.0007 NIWISKA  
 GK.PODGIK 6642.1.1052.2016  
 L.k.s.rob... 27/2016...  
 Mapa aktualna w oznaczonym zakresie na dzień: 14.07.2016  
 Mapa opracowana z wykorzystaniem materiałów drzewnych z PODGIK w ramach licencji nr GK.PODGIK 6642.1.1052.2016\_1806\_K05  
 Ze względu na charakter inwestycji nie badano KW.

Nie wyklucza się istnienia w terenie innych nie wykazanych na niniejszej mapie urządzeń podziemnych które nie były zgłoszone do ewidencji lub, o których brak jest informacji w instytucjach branżowych  
 Wykonano dnia 14.07.2016

**KOL-KART II s.c.**  
 Janusz Grzegorz, Hansel Wiktoria, Tokarz Andrzej  
 Kolbuszowska Dolna  
 ul. Tamorzewska 112, 36-100 Kolbuszowa  
 NIP 8141683614, REGON 180840507


**GEODETA UPRAWNIENY**  
 Grzegorz Jędras  
 Świad. MGRIB Nr 13533

Przewidziana sieć do celów projektowych została opracowana w oparciu o plan sytuacyjny i plany zagospodarowania terenu, a także o dane z ewidencji miejscowości, terenów objętych rezerwowacją i kartograficznych.  
**STAROSTA KOLBUSZOWSKI**  
 Identyfikacja ewidencji: 1806-24-1006  
 Data wpisania: 20.07.2016  
 Liczba, nazwa i podział: 24.07.2016

**STAROSTWO POWIATOWE W KOLBUSZOWIE**  
 Zespół Usług Dokumentacji Projektowej  
 Synchronizacja z materiałami ZUDP w Kolbuszowej  
 umieszczone projektowane, uszczególnione lokalizacje i linie urządzeń podziemnych (nie) występującej tereny zmierzalowane (nie) występującej sztafa surowców mineralnych  
 Kolb., dn. 26.07.2016, ZUDP.630.01.000.2016

**STAROSTA**  
 mgr inż. Janusz Kita  
 KANCELARIA GOSPODARSTWA PRAWNYCH  
 ul. Włocławskiej 10, 18-000 Włocławek

**z up. STAROSTY**  
 mgr inż. Aleksandra Mokrzycki  
 PRZEWODNICZĄCY  
 Narad Koordynacyjnych

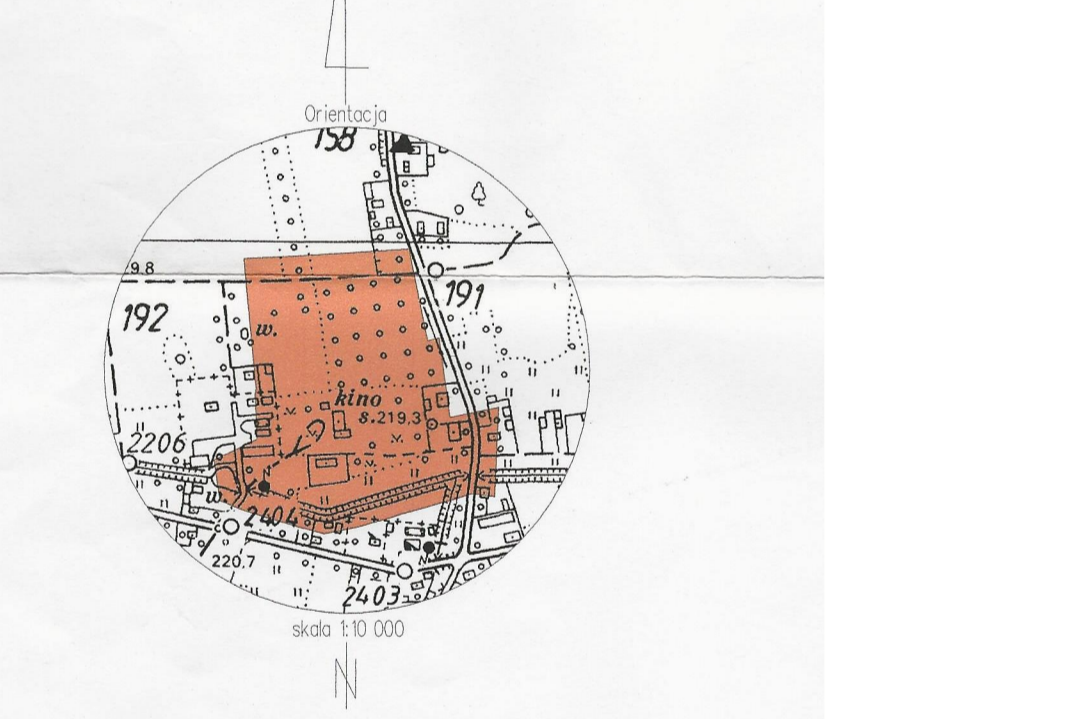

**STAROSTA KOLBUSZOWSKI**  
 dokumentacja nr GK.ZUDP.6430.1.1052.2016  
 była przedmiotem narady koordynacyjnej w formie spotkania zasłuchiwanych podmiotów w Starostwie Powiatowym w Kolbuszowej przy ulicy 11-go Listopada 10 w dniu 10 SIEC 2017  
**z up. STAROSTY**  
 mgr inż. Aleksandra Mokrzycki  
 PRZEWODNICZĄCY  
 Narad Koordynacyjnych

Potwierdzam zgodność z oryginałem mapy przyjętej do Powiatowego Ośrodka Dokumentacji Geodezyjnej i Kartograficznej w Kolbuszowej w dn. 2016.07.26 i zaewidencjonowaną pod nr P.1806.2016.1006

- Legenda branża elektryczna**
- s1, o - proj. słup parkowy h=3m z oprawą dookólną
  - o - proj. słup linii napowietrznej z oprawą drogową
  - P1 - proj. projektor akcentujący do montażu w gruncie
  - proj. linia kablowa nN (typ i ilość w wykopie na rysunku)

- R1 -proj. rura osłonowa HDPE Ø 110 gładkościenna
- R2 -proj. rura osłonowa HDPE Ø 110 karbowana sztywna (ilość i długość rur podano na rysunku)

<b>SP-Project</b> Projekt, Pomiar, Audyt Elektryczny ul. Dąbrowskiego 7, 35-033 Rzeszów tel. 608 451 772		<b>INWESTOR:</b> GMINA NIWISKA NIWISKA 430 36-147 NIWISKA	
Lokalizacja inwestycji:		NIWISKA, G.M. NIWISKA NR DZ. EW. 1061, 1062, 1060/4, 1058/8, 1057/2, 1064	
Typ opracowania:		Przebudowa sieci energetycznej nN wraz z budową oświetlenia na terenie Zabytkowego Zespołu Pałacowo-Parkowego w Niwiskach	
Tytuł rysunku:		Projekt Zagospodarowania Terenu - zakres prac Gmina Niwiska	
Zakres opracowania:		<b>PROJEKT BUDOWLANY</b> 07.2017	
Zespół projektowy:		Nr uprawnień budowlanych: Podpis: Nr rysunku:	
Instalacje elektrycznoenergetyczne i teletechniczne: Projektant: mgr inż. Paweł SERWATKA-MASŁYK		Data opracowania: 07.2017 Skala rysunku: 1:1000	
Sprawdził: mgr inż. Robert BEBEN		PDK/0244/POOE/13 PDK/0191/POOE/06	
		<b>PZT-01b</b>	